


专业	暖通	给排水	电气	结构	其他
姓名	张佳宁				
日期					

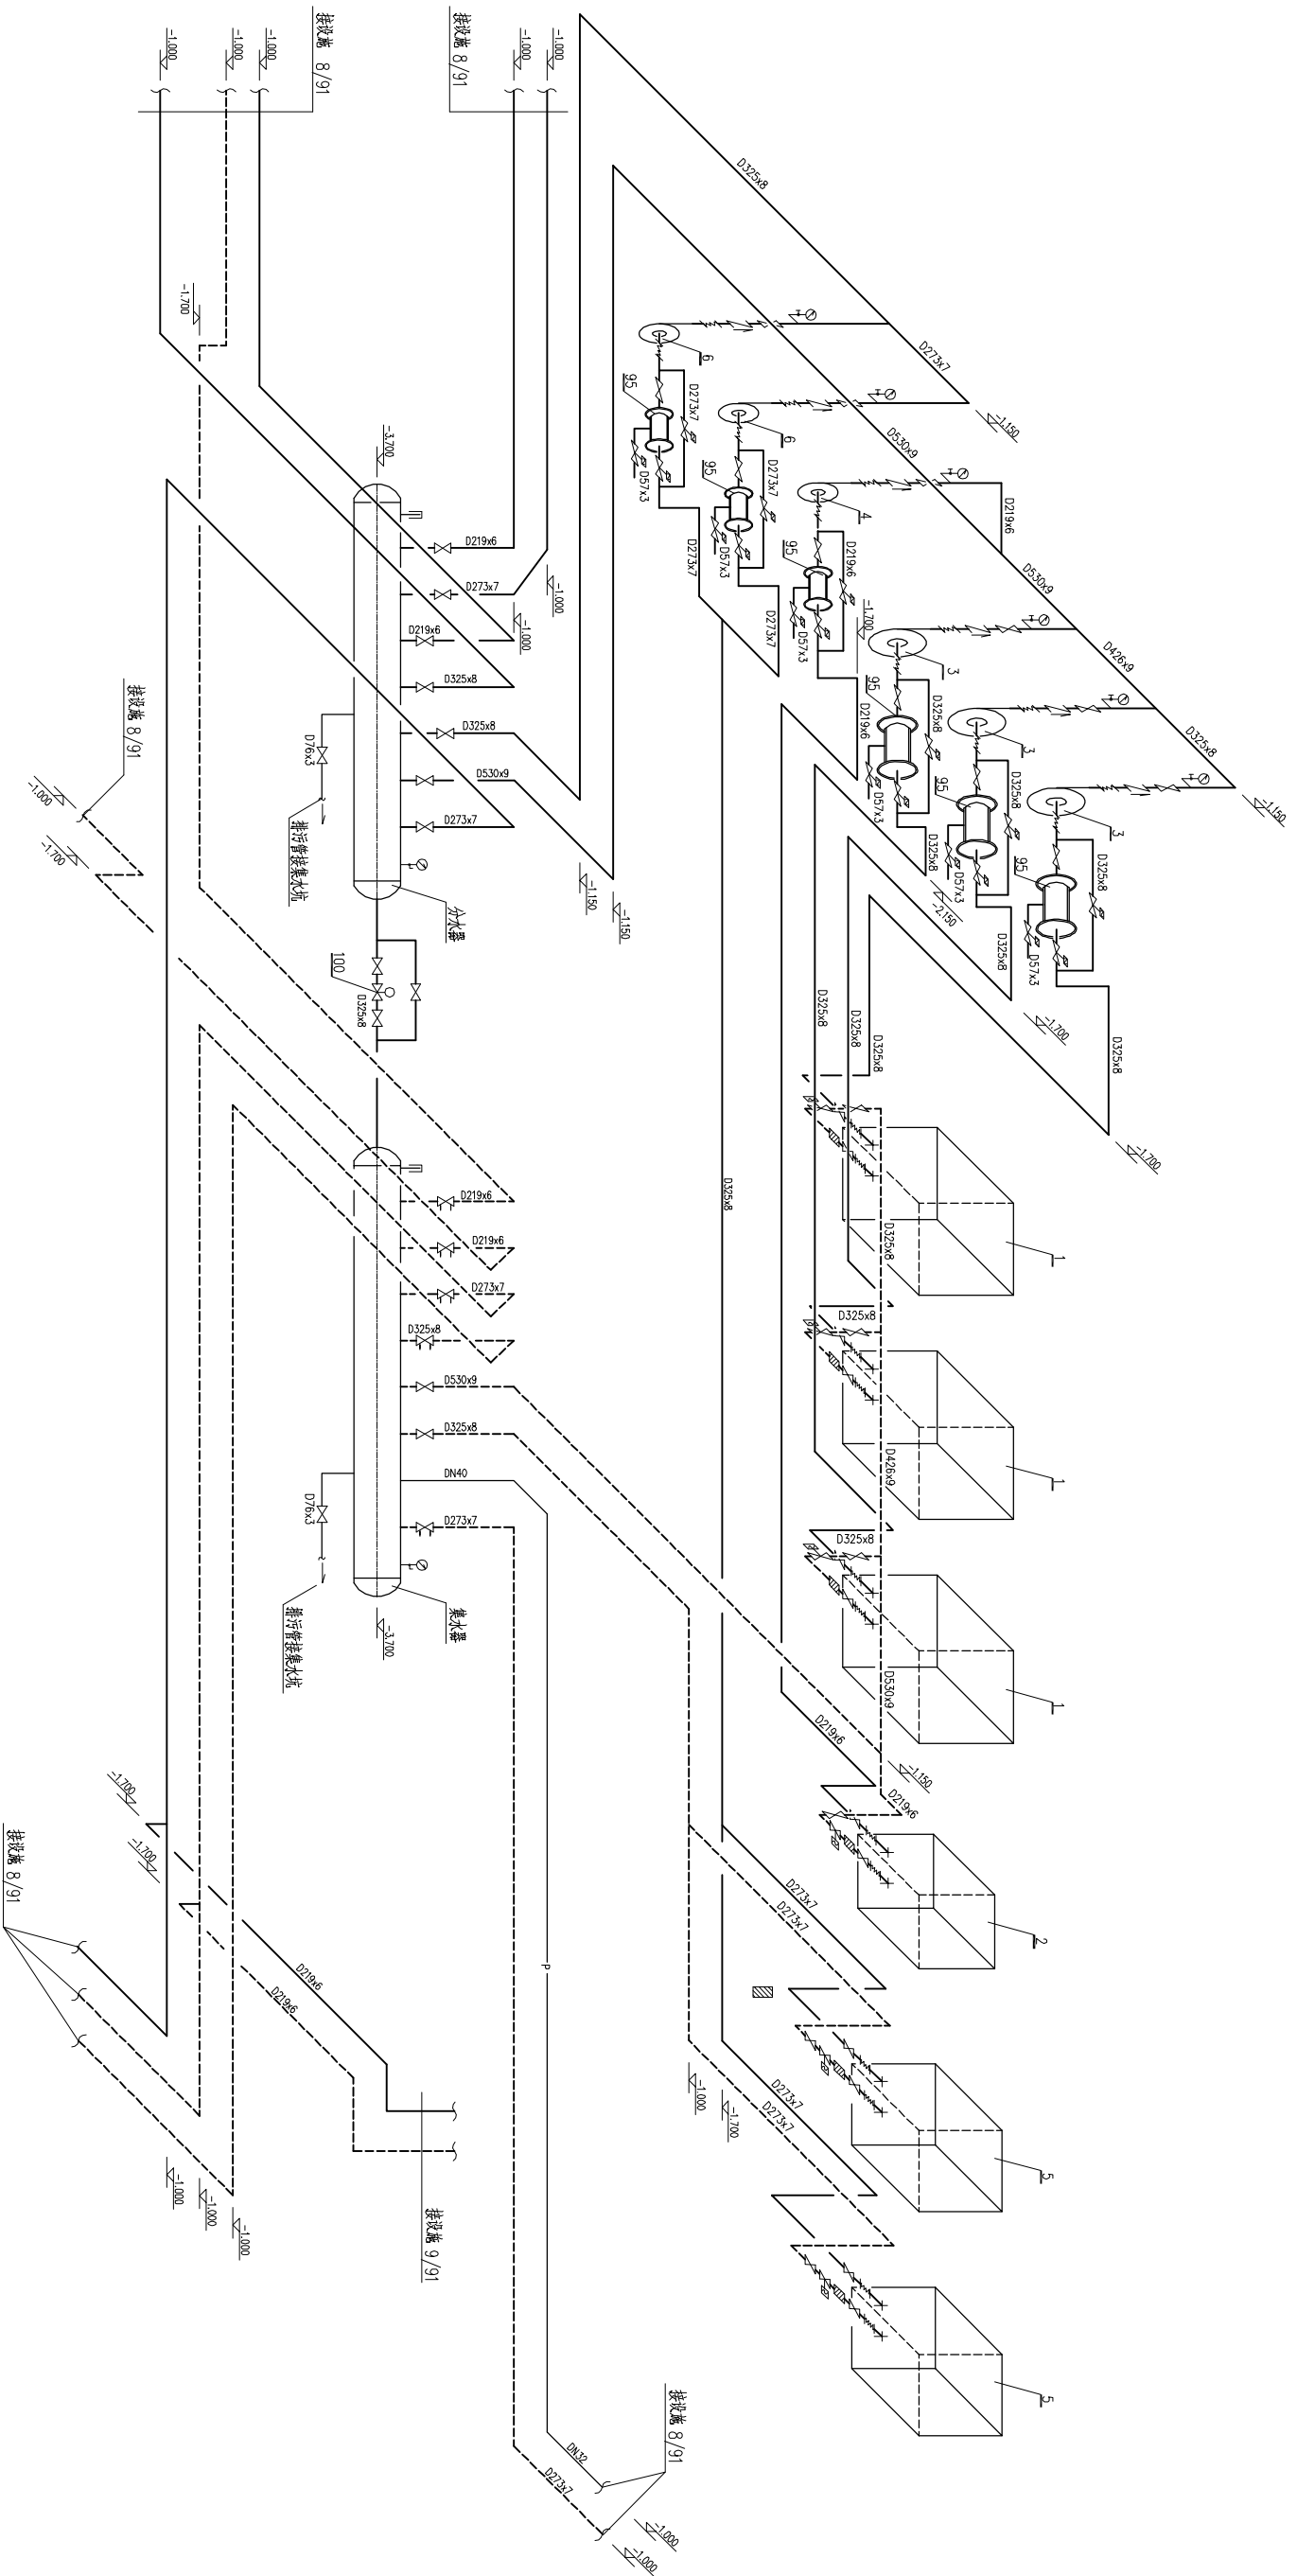

地下一层冷冻机房及热水机房空调水系统图

		中国建筑西南设计研究院 CHINA SOUTHWEST ARCHITECTURAL DESIGN AND RESEARCH INSTITUTE	
项目负责人	刘国杰	工程名称	大渡河流域核电站调度中心
专业负责人	张佳宁	专业名称	暖通中心
审核	张佳宁	图名	地下一层冷冻机房及热水机房空调水系统图
制图	张佳宁	比例	1:50
日期	2004年9月	图号	暖通-01
		日期	2004年9月